



data: Dicembre 2017 Approvato con Det. Del. N°

REVISIONE:

responsabile del procedimento  
Geom. Daniele Brunori  
PROGETTISTA:  
Geom. Daniele Brunori  
PROGETTAZIONI SPECIALISTICHE:  
progetto strutturale:  
Ing. Massimo Iannelli  
progetto impianto antincendio:  
per. Ing. Alessandro Cammannini  
progetto sicurezza:  
geom. Daniele Brunori  
computi metrici:  
geom. Daniele Brunori  
COLLABORATORI:  
rielab. e disegni:  
Luciana Prizzani



**ISTITUTO ALBERGHIERO  
"B. BUONTALENTI"** di San Bartolo a Cintoia  
ADEGUAMENTO PER C.P.I.

ISTITUTO ALBERGHIERO  
"B. BUONTALENTI"

Via San Bartolo a Cintoia, 19a  
50142 FIRENZE

CODICE:

CUP: B12B18000000003

CODICE STR:


PROPRIETA'  
CITTA' METROPOLITANA  
DI FIRENZE  
LEGALE RAPPRESENTANTE:  
RESPONSABILE DELLA DIREZIONE  
Ing. G. P. Cianchi

PROGETTO ESECUTIVO

ESAME DI PROGETTO  
PIANTA PIANO PRIMO  
Scala 1:200

elaborato n°  
**AN02**

FILE:///C:/Users/ADMINISTRATORE/Desktop/PROGETTO/2017/AN02/2017ESAME/2017ESAMEPROGETTO.DWG

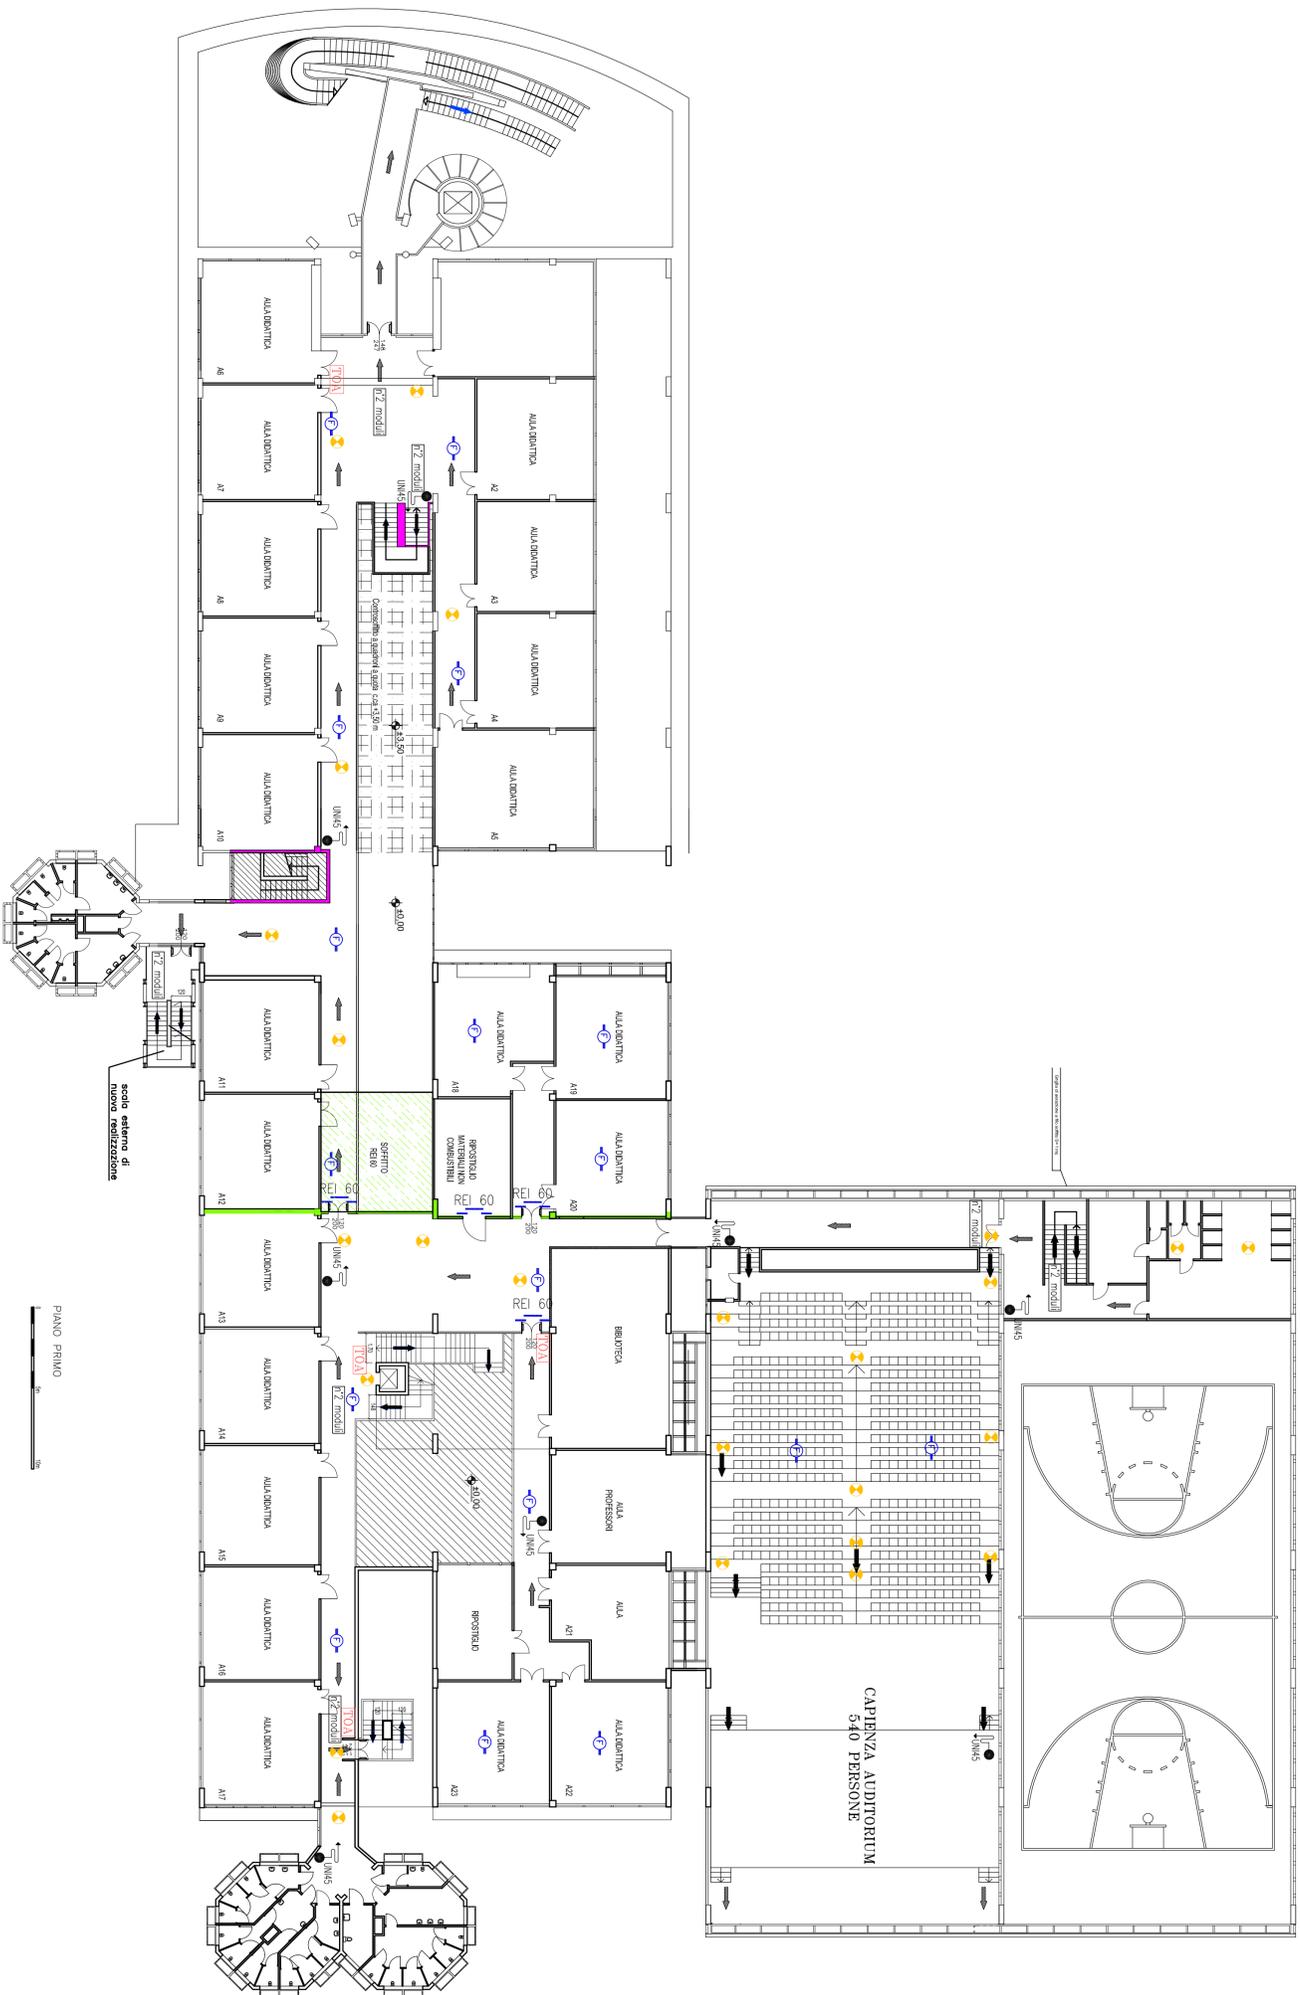

LEGENDA

- Tubazione antincendio in PEAD PN 16 o Acciaio zincato monomassim
- Idronite UNI 45 in cassetto acciaio con vetro frangibile completo di rubinetto, lancia e manichetta da ml. 20 in nylon
- Idronite UNI 70 in cassetto acciaio inox ad esterno con vetro frangibile completo di rubinetto, lancia e manichetta da ml. 20 in nylon
- Idronite soprassuolo in ghisa UNI 70 con 2 prese laterali UNI 70
- Attacco soprassuolo UNI 70 per innesto motopompa dei W.F.
- Estintore a polvere chimica classe 13A-89B-C
- Via di esodo - Percorso Orizzontale
- Via di esodo - Percorso verso il basso
- Via di esodo - Percorso verso l'alto
- Porta tagliafuoco di classe REI specificata
- Struttura di compartimentazione antincendio in classe REI 60
- Struttura di compartimentazione antincendio in classe REI 120
- Lampoda di emergenza autoalimentata con batteria
- Spazio con eventuale presenza di disabili
- Porta con maniglione antipanco (Uscita di Sicurezza)
- Serranda tagliafuoco di classe REI specificato su canale d'aria
- Torgo ottico acustico
- Rilievatore di fumo